
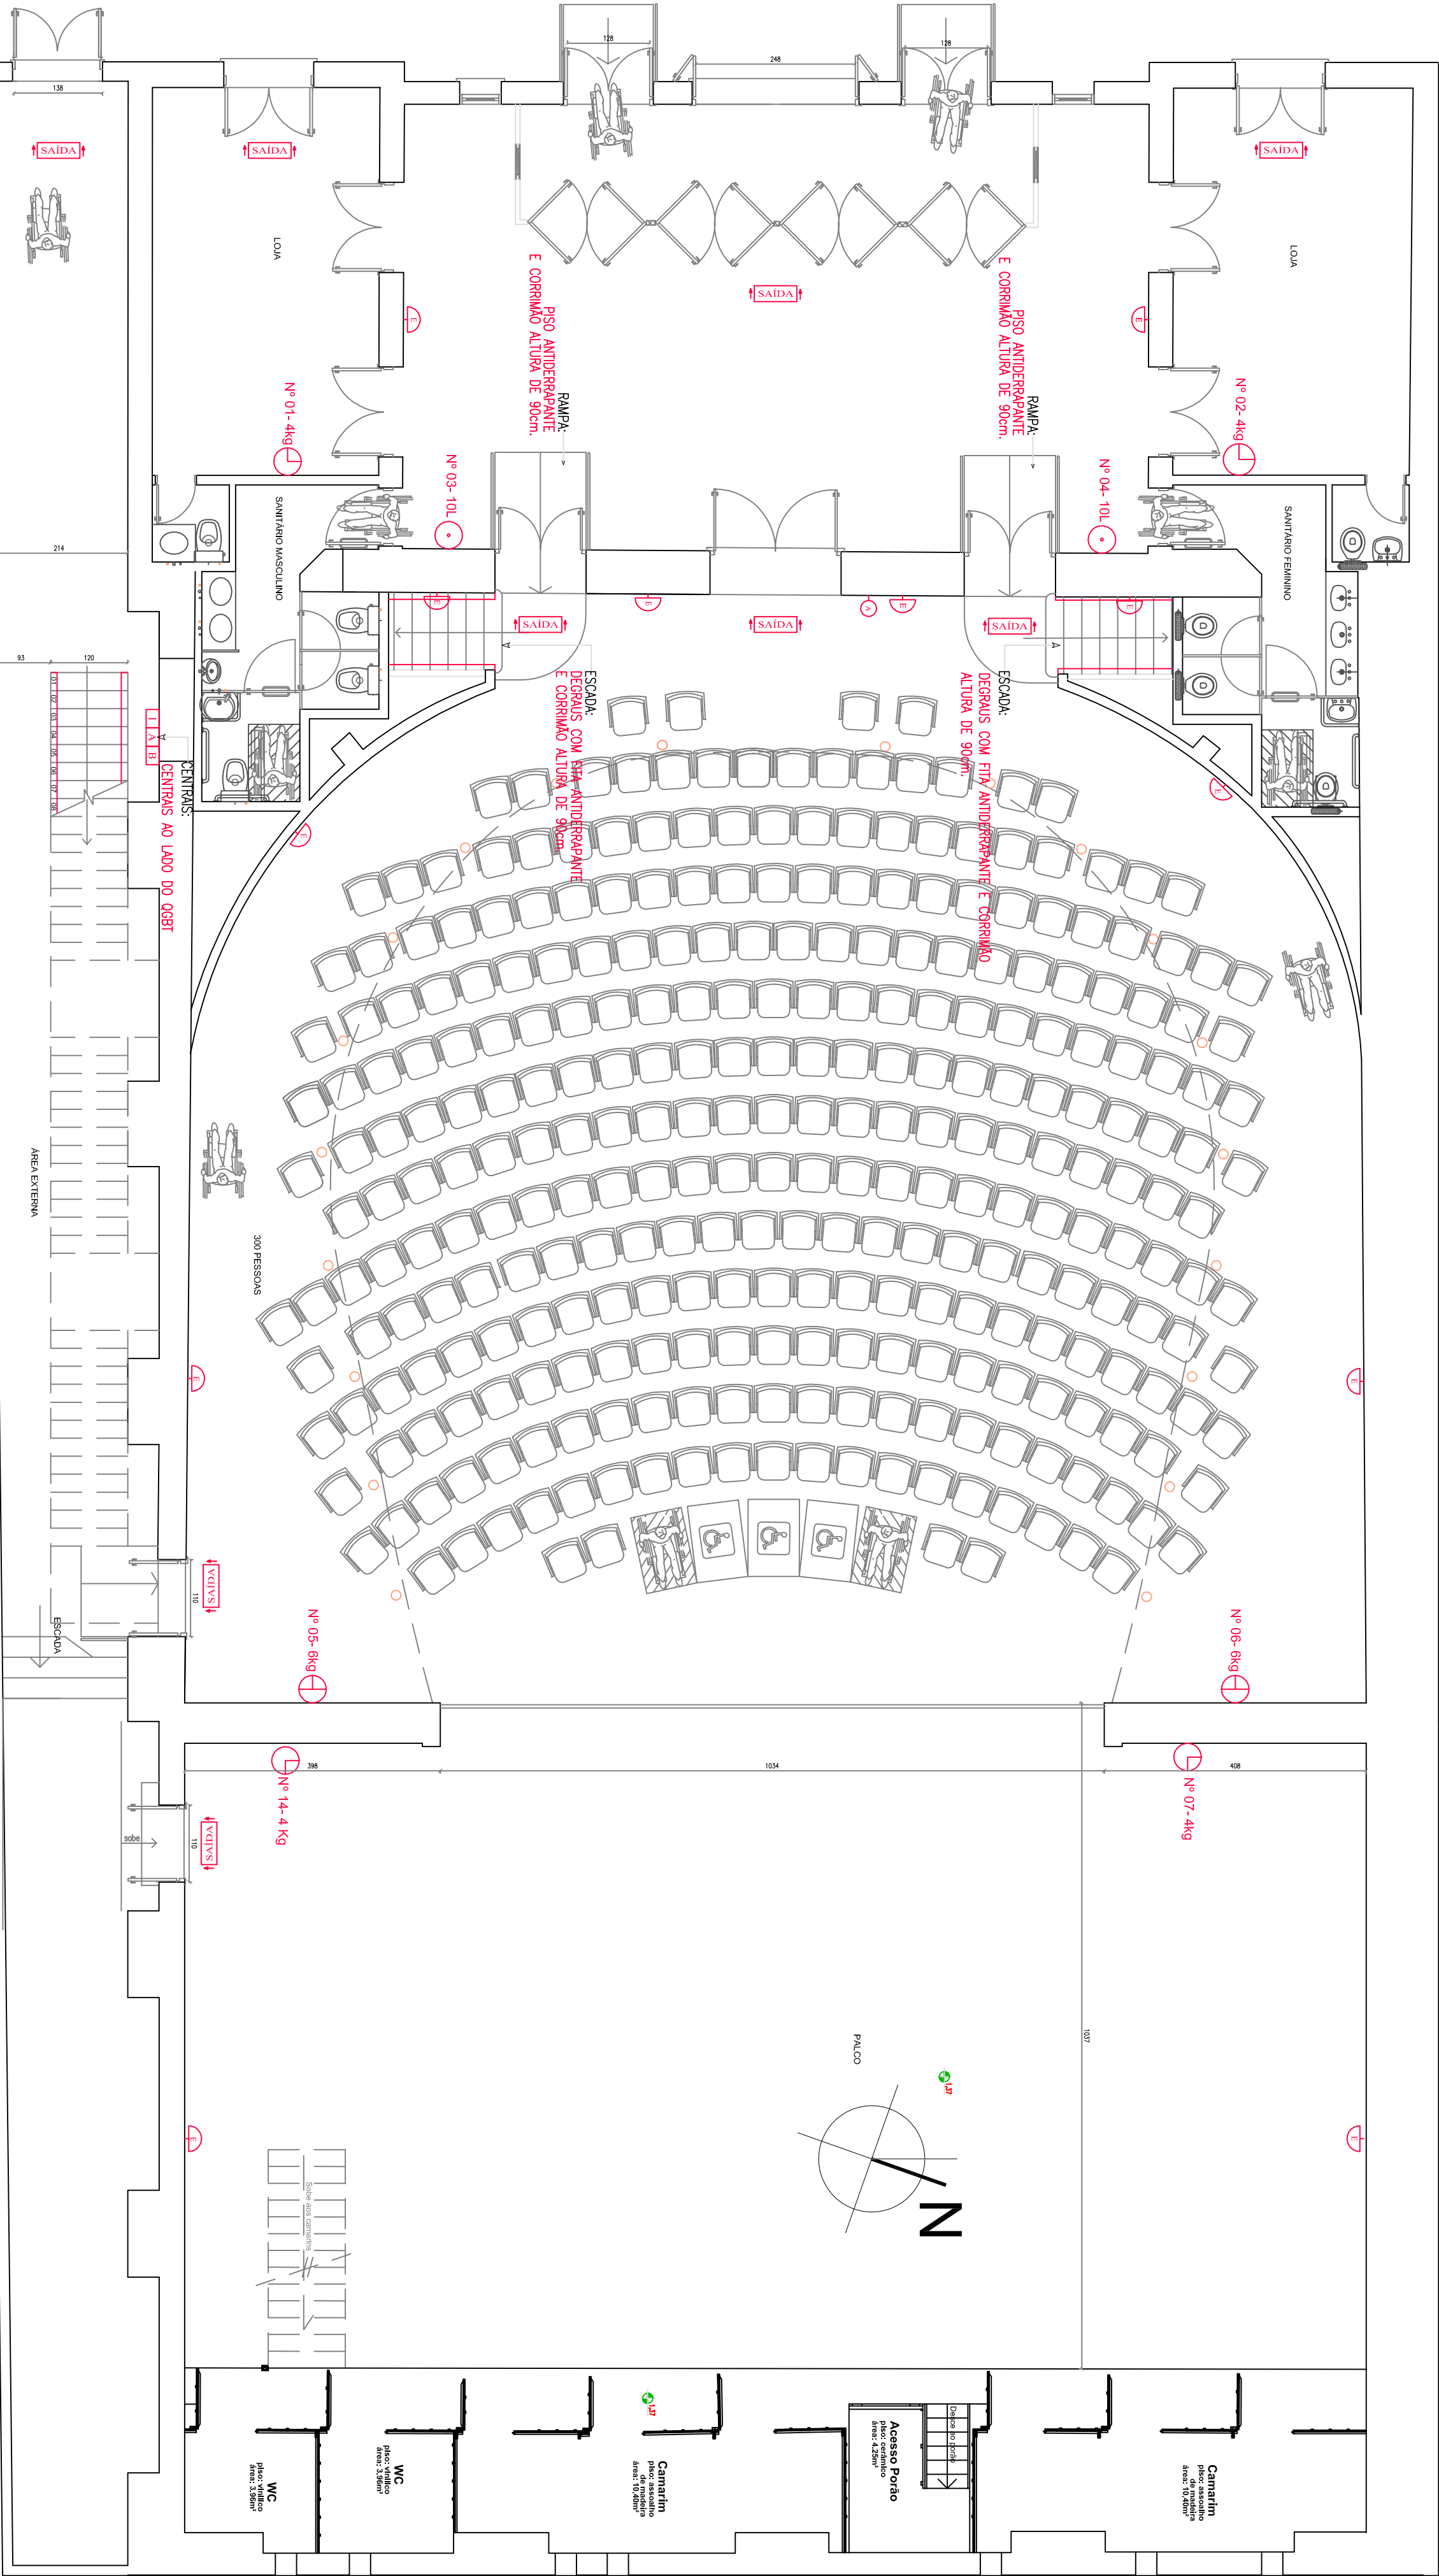


Nº	TIPO	CAPACIDADE	LOCAL
01	POS-CO2	4 Kg	TÉRREO - TEATRO
02	POS-CO2	4 Kg	TÉRREO - TEATRO
03	AP	10 L	TÉRREO - TEATRO
04	AP	10 L	TÉRREO - TEATRO
05	POS	6 Kg	TÉRREO - TEATRO
06	POS	6 Kg	TÉRREO - TEATRO
07	POS - CO2	4 Kg	TÉRREO - TEATRO
08	POS	6 Kg	2º PAVTO - TEATRO
09	AP	10 L	2º PAVTO - TEATRO
10	AP	10 L	2º PAVTO - TEATRO
11	POS	6 Kg	3º PAVTO - TEATRO
12	AP	10 L	3º PAVTO - TEATRO
13	AP	10 L	3º PAVTO - TEATRO
14	POS-CO2	4 Kg	3º PAVTO - TEATRO
15	POS-CO2	4 Kg	4º PAVTO - TEATRO
16	POS	6 Kg	4º PAVTO - TEATRO
17	AP	10 L	4º PAVTO - TEATRO
18	AP	10 L	4º PAVTO - TEATRO
19	POS	6 Kg	4º PAVTO - TEATRO

LEGENDA-CONEXÕES-CAIXAS-TUBULAÇÕES			UNID.
⊕	POS	EXTINTOR - Pó químico (POS)	07
⊖	CO²	EXTINTOR - CO²	07
⊖	AP	EXTINTOR - ÁGUA PRESSURIZADA (AP)	10
	EMERG.	SINALIZADOR DE SINAL A BATERIA	18
	IE	ILUMINAÇÃO DE EMERGÊNCIA	26
	MANG.	CAMA DE MANGUEIRAS	-
	RP	REGISTRO PASSIVO	-
	IA	ACOMODADOR DO ALARME	07
	CI	CENTRAL DE ILUMINAÇÃO	01
	AA	CENTRAL ALARME	01
	IB	CENTRAL DE BATERIA	01

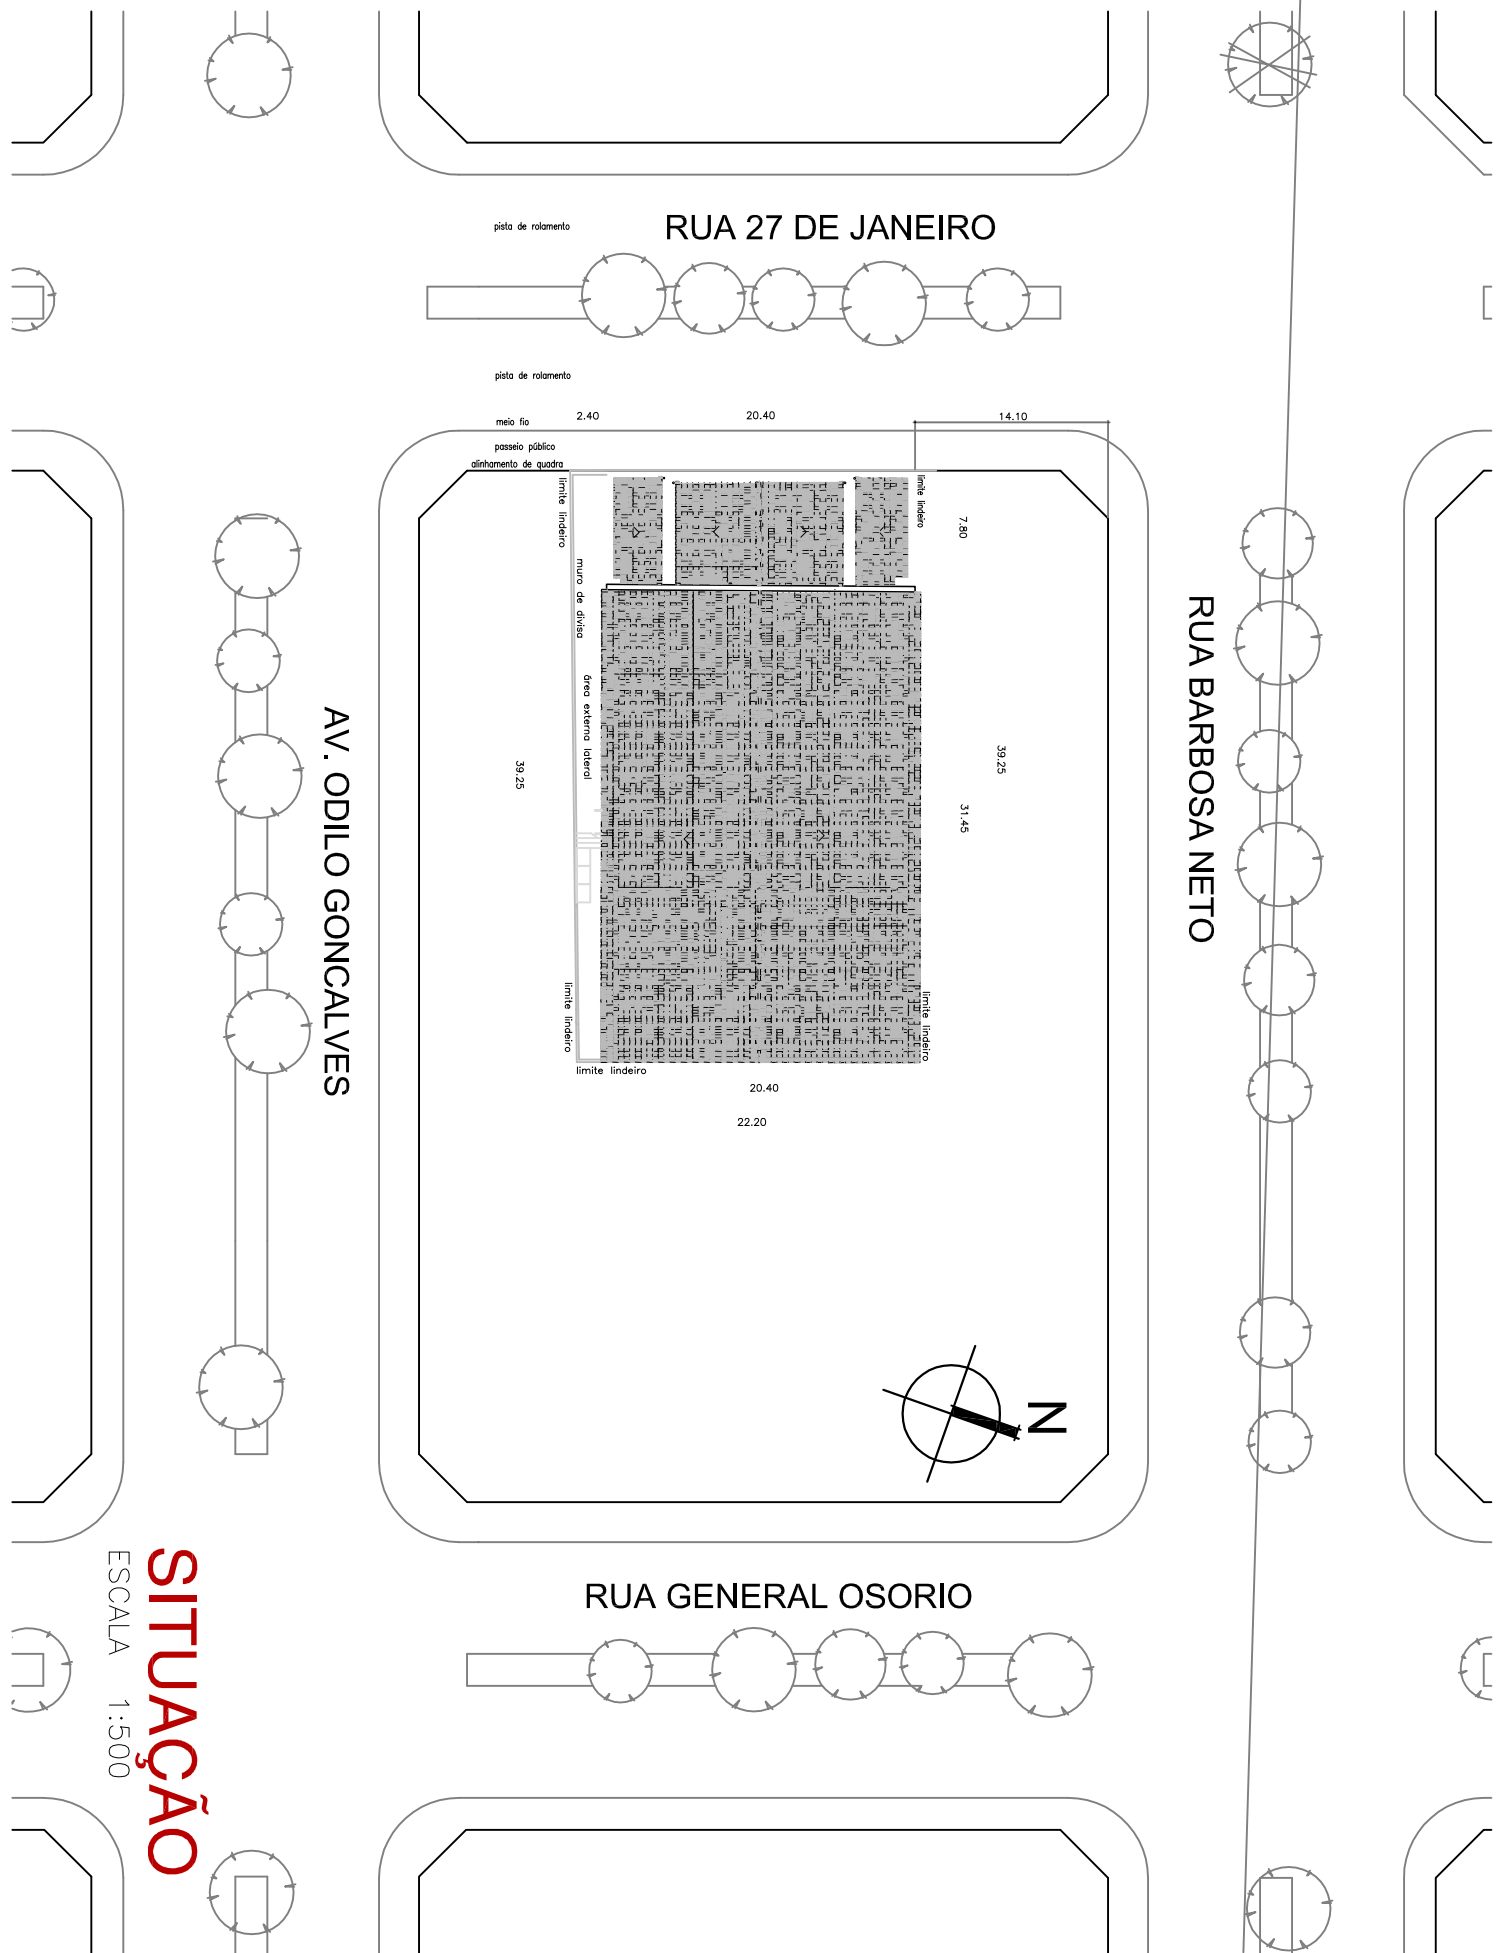

PLANTA BAIXA TÉRREO

ESCALA 1:75

TÉRREO

Projeto de adequação de área

Arq. William Paulo Xavier

Arq. Marta Anselmo Olimo

Arq. William Paulo Xavier

Arq. Marta Anselmo Olimo

